





Leyenda de Estructuras	
N	Número de Estructura
PSVM-3	Armado Principal
SMM-1P	Armado Secundario
PAT-2	Tipo de Puesta a Tierra
LONG-13	Longitud de Estructura
CLASE-300	Carga de Trabajo


ESCALA GRÁFICA (1 : 1000)

Notas:

- 1.- El EDSinicial es de 18% del tiro de rotura
- 2.- El EDSfinal es de 16% del tiro de rotura
- 3.- Para los vanos flojos se considera un EDS de 7% del tiro de rotura
- 4.- Las SED llevarán una puesta a tierra del tipo PAT-2

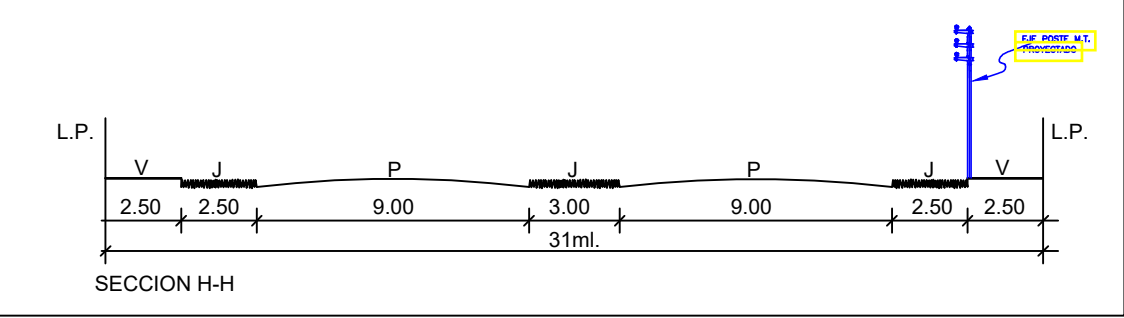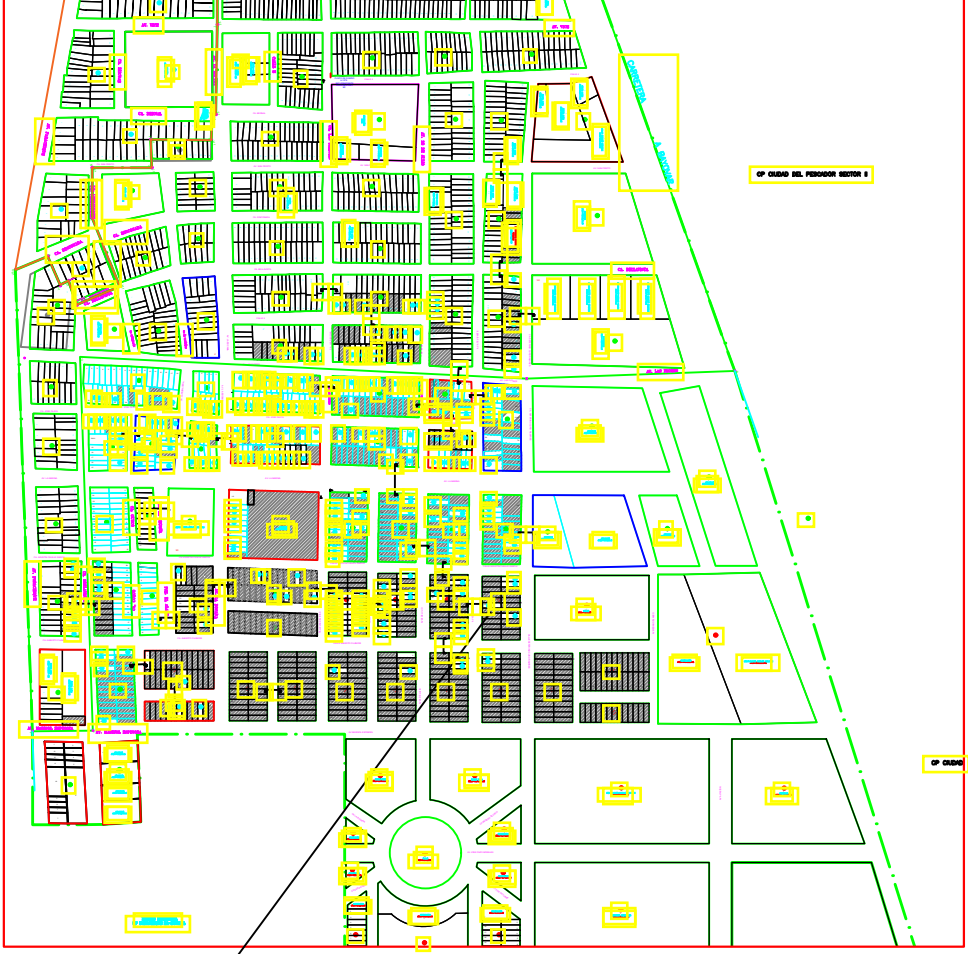


ESC 1:250

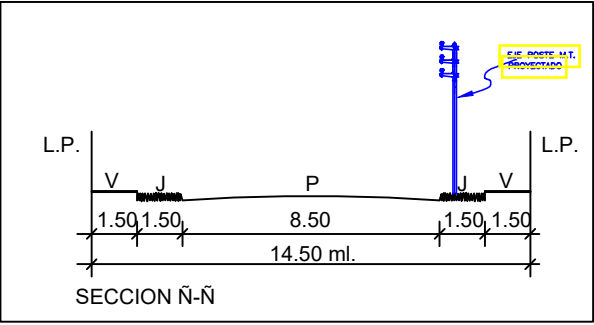

ESC 1:250

DIAGRAMA UNIFILAR S.E.
160 kVA, 3ø
Conductor de MT 3ø

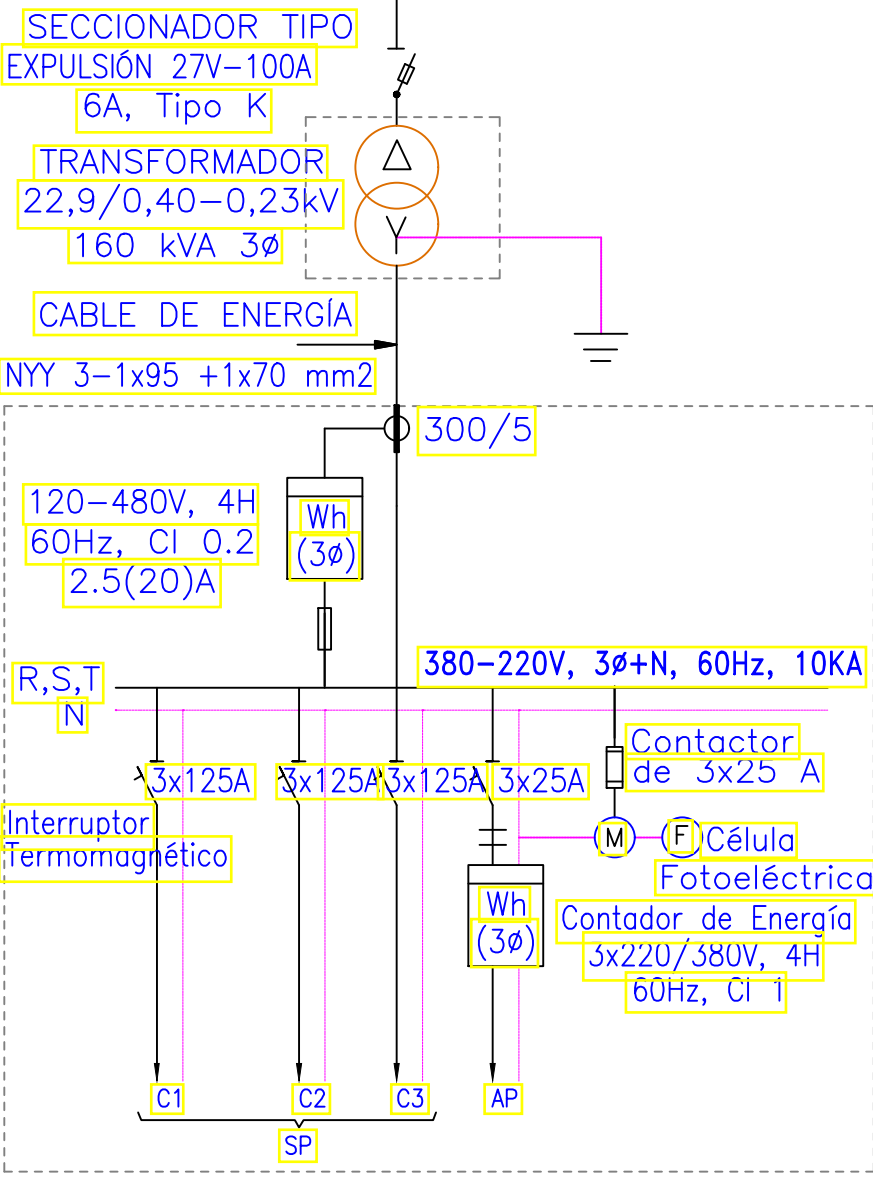

Luis Antonio Santos Pérez
INGENIERO MECANICO ELECTRICISTA
REG. CIP. 102518

LEYENDA	
Símbolo	Descripción
○	Poste de C.A.C. M.T. 13/300
○	Poste de C.A.C. M.T. 13/400
○	Poste de C.A.C. M.T. 13/600
○	Subestación aérea Biposte con postes C.A.C.
○	Subestación aérea Biposte C.A.C. Existente
→	Retenida inclinada en poste de red Primaria
↑	Retenida Vertical en poste de red Primaria
—	Conductor Red Primaria Proyectada AAAC de 50mm2
---	Conductor Red Primaria Existente
⚡	Puesta a tierra tipo varilla
⚡	Puesta a tierra en espiral
⚡	Empalme Aéreo en "T" / Empalme Aéreo en "CRUZ"

PROYECTO : ELECTRIFICACIÓN DEL SECTOR 2 DE LA CIUDAD DEL PESCADOR - CENTRO POBLADO PARACHIQUE - LA BOCANA, PROVINCIA DE SECHURA		DEPARTAMENTO : PIURA	PROPIETARIO: COMITE DE ELECTRIFICACIÓN DE CENTRO POBLADO PARACHIQUE - LA BOCANA	
PLANO : REDES PRIMARIAS		PROVINCIA : SECHURA	ARCHIVO :	
DIBUJADO : A.S.P.		DISTRITO : SECHURA	UNIDAD DE NEGOCIOS : PIURA	
DISEÑADO : A.S.P.		ESCALA : 1/1000	N° DE PLANO : P_RP_01	
		FECHA : 2019		
		REVISADO :	APROBADO :	